



OBERGESCHOSS

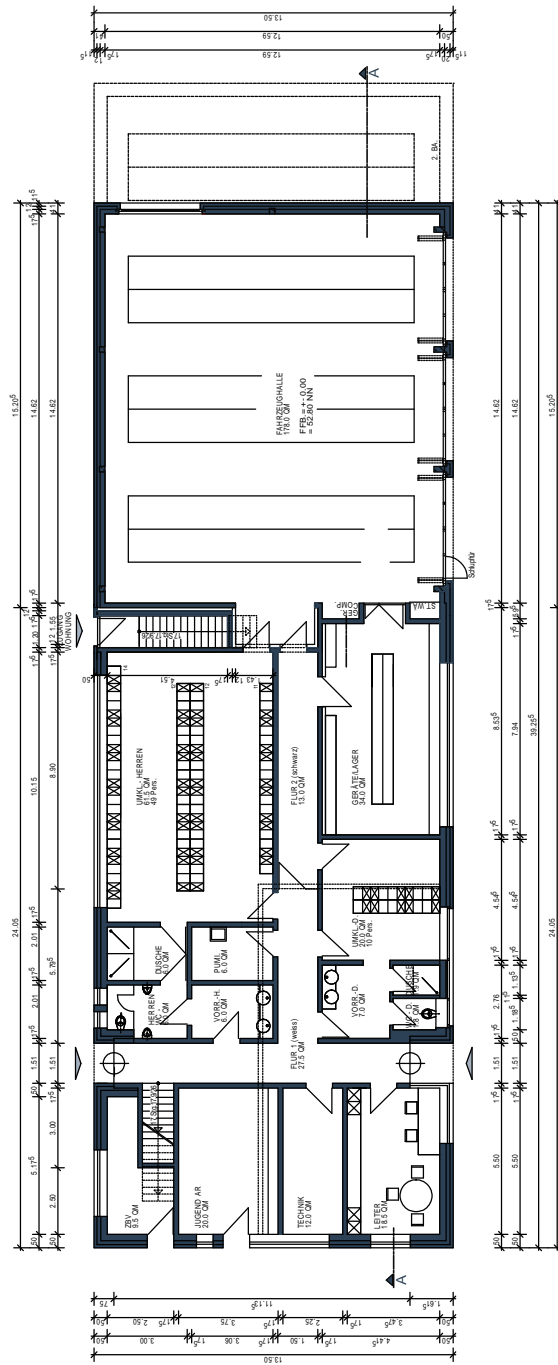

ERDGESCHOSS

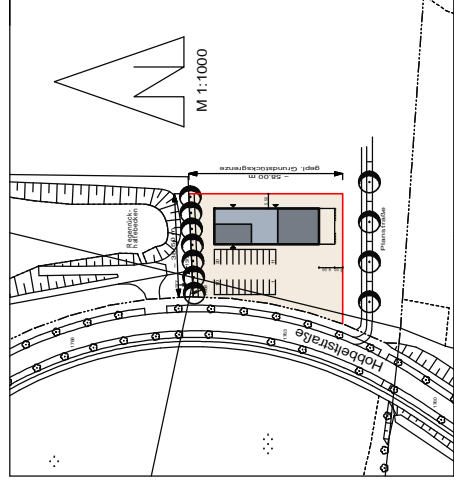

V4	GRUNDRISS Reduktionsvariante		XXXX	VORENTWURF
	Maßstab: 1:100	Anlagennummer: XXXX2014		
Projektname: 309.024 - Einblattem Ausbaueck		AMT FÜR IMMOBILIENMANAGEMENT Hochtechnisches Gebäudemanagement		
Datei: Reduktionsvariante_03 - Pl.Arch. M. Bock, Grundriss.MXD		Projektverfasser: xxx23 - d. Hochbau / Neubaubereich 01-1013		
Zeichnerin: M. Bock		Architekt und Projektleitung: Pl.Arch. M. Bock, Grundriss.MXD		
Gezeichnet: M. Bock		Datum: 14.08.2014		
Gezeichnet: M. Bock		Standort: M. Bock		
Projektziele: Hochbau / Neubaubereich		Projektziele: Hochbau / Neubaubereich		
Kopierrecht: Hochbau / Neubaubereich		Kopierrecht: Hochbau / Neubaubereich		
Anbieter / Technische Leiter: Hochbau / Neubaubereich		Anbieter / Technische Leiter: Hochbau / Neubaubereich		
Neubauer / Mithal: Hochbau / Neubaubereich		Neubauer / Mithal: Hochbau / Neubaubereich		
Hochtechnisches Gebäudemanagement: Hochbau / Neubaubereich		Hochtechnisches Gebäudemanagement: Hochbau / Neubaubereich		
Bezeichnet: Hochbau / Neubaubereich		Bezeichnet: Hochbau / Neubaubereich		

STADT MÜNSTER
NEUBAU FEUERWEHRGERÄTEHAUS REDUKTIONSVARIANTE
HOBBELSTRASSE
MÜNSTER-HANDORF