

# Grundriss / Ansicht

Maßstab 1:200


6 Stck WHG - Tanktassen  
 System Stelcon  
 Zulassung Z-74.3-100

Entwässerung  
 System Purity 3  
 Wasserkreislauf Leitungen  
 PEHD 150

Ost / West



Nord / Süd

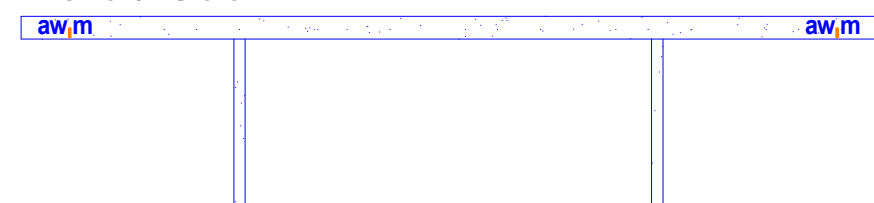

V/0980/2017 - Anlage 3

**aw,m**



**Bauvorhaben:** Waschplatz für Abfallsammelfahrzeuge an der Zentraldeponie in Coerde

**Bauherr:** Stadt Münster  
 aw,m Abfallwirtschaftsbetriebe

**Entwurfsverfasser:** Ing. Büro Doris und Manfred Runte GbR  
 Schmiedekamp 20, 48308 Senden  
 Tel. 02536 - 6434, Fax 8775

Senden, den 2. November 2017